



# Câmara Municipal de Cascavel

ESTADO DO PARANÁ

CÂMARA MUNICIPAL DE CASCAVEL

Recebido em

16/02/16

Protocolo

EMENDA Nº 02, DE 2016.  
(Autor: Vereador Jaime Vasatta/PTN)

Projeto de Lei nº 147, de 2015.

Dispõe sobre o ordenamento para a instalação e veiculação de propaganda e publicidade no Município de Cascavel, e dá outras providências.

Emenda Modificativa, Aditiva e Supressiva.

**Suprime o art. 5º do Projeto de Lei nº 147, de 2015.**

*Art. 5º (suprimido)*

**Modifica o inciso IV do art. 41 do Projeto de Lei nº 147, de 2015.**

Art. 41 (...)

“IV – Deverá ser mantida uma área livre de, no mínimo, 1,50m (um metro e cinquenta centímetros), entre o alinhamento predial e a extremidade mais próxima da rua”.

**Acrescenta os anexos I e II ao Projeto de Lei nº 147, de 2015.**

**Dê-se na redação final do Projeto de Lei nº 147, de 2015, a devida numeração dos artigos, parágrafos, incisos, alíneas e itens, quando houver necessidade, oriundos da aprovação da presente emenda.**

É a Emenda. Sala das Sessões.  
Cascavel, 16 de fevereiro de 2016.

Jaime Vasatta

Vereador / PTN - 2º Vice- Presidente





# Câmara Municipal de Cascavel

## ESTADO DO PARANÁ

### Justificativa

A presente emenda visa promover algumas alterações ao projeto original, objetivando um melhor entendimento que coadune com as previsões legais do processo legislativo, mais especificamente com relação à supressão do artigo 5º.

Já, com relação à modificação no inciso IV do artigo 41 e, o acréscimo dos anexos I e II, foram alterações com o intuito de proporcionar maior aplicabilidade ao presente Projeto de Lei, especificando materiais, formas, tamanhos e distâncias permitidas entre os diferentes meios de propagandas e publicidades.

*[Handwritten mark]*




## ANEXO 2

### OUTDOOR TIPO 2:

6,00 m. x 3,00 m. podendo o modelo ser de 1(um), 2 (dois) pés;

### OUTDOOR TIPO 3:

Outdoor digital – 9,00 m. x 3,00 m. ou 6,00 m. x 3,00 m. podendo o modelo ser de 1(um) pé só;

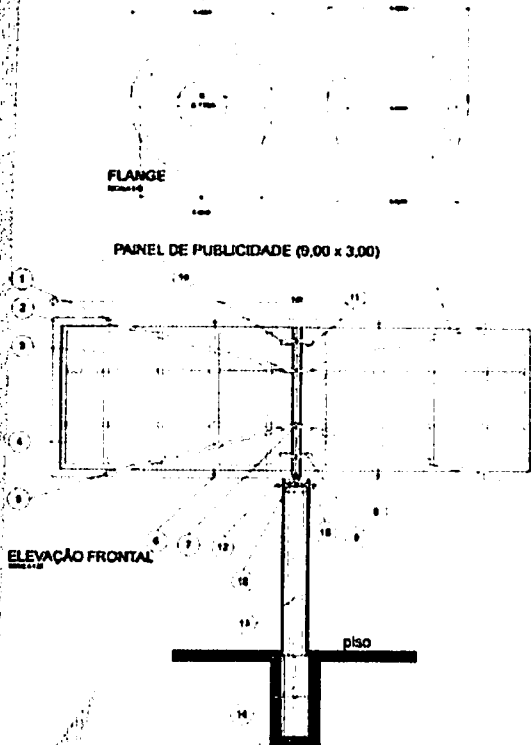

PLANTA BAIXA

PANEL DE PUBLICIDADE (9,00 x 3,00)

Tubo Base Redondo (60 mm x 120 mm)



1. TUBO REDONDO 1" x 3,00mm (4 pss com 3m)
2. TUBO REDONDO 3" x 2,25mm (24m lineares)
3. TUBO QUADRADO 20 x 30mm (x 1,5mm(72m lineares))
4. CHAPA GALVANIZADA nº. 24 (9 pss C/ 3x1m - 27m<sup>2</sup>)
5. PARAFUSO ZINCADO SEXTAVADO C/ PORCA 1 1/2" x 3/8 (8 pss)
6. LUVAS EM TUBO REDONDO 2" x 3mm C/ 560mm (4 pss)
7. PARAFUSO ZINCADO SEXTAVADO C/PORCA 2" x 1/2" (2 pss)
8. SUPORTE DE EMENDA FERRO CANTONEIRA 1" x 1/8" C/ 30mm (8 pss)

9. SUPORTE DE BANDEIRA CANTONEIRA 2" x 1/4" C/ 600mm (4 pss)
10. FIXAÇÃO DO SUPORTE DA BANDEIRA FERRO CHATO 2" x 1/8" C/ 200mm (8 pss)
11. POSTE DE FIXAÇÃO DA BANDEIRA TUBO REDONDO 6" x 5/8" C/ 3m
12. FLANGE FERRO CHATO LISO 1" DE ESPESSURA - CONFORME DESENHO (2 pss)
13. TUBO BASE REDONDO 14" x 1/2"
14. TUBO REDONDO 2" x 1/4" C/ 1,70m (4 pss)
15. PARAFUSO DA FLANGE ZINCADO SEXTAVADO 3" x 5/8" C/ PORCA E ARRUELA (12 pss)
16. NERVURA EM TRIÂNGULO FERRO CHATO LISO 5/8" DE ESPESSURA (6 pss)
17. CONCRETO BASE

# ANEXO 1

## PADRÕES QUALIDADE - CONSTRUÇÃO DO ENGENHO


9,00

Tubo quadrado (60 mm x 60 mm)

PAINEL PUBLICITARIO (9,00 X 3,00) - CHAPA GALVANIZADA

### PLANTA BAIXA

ESCALA 1:50

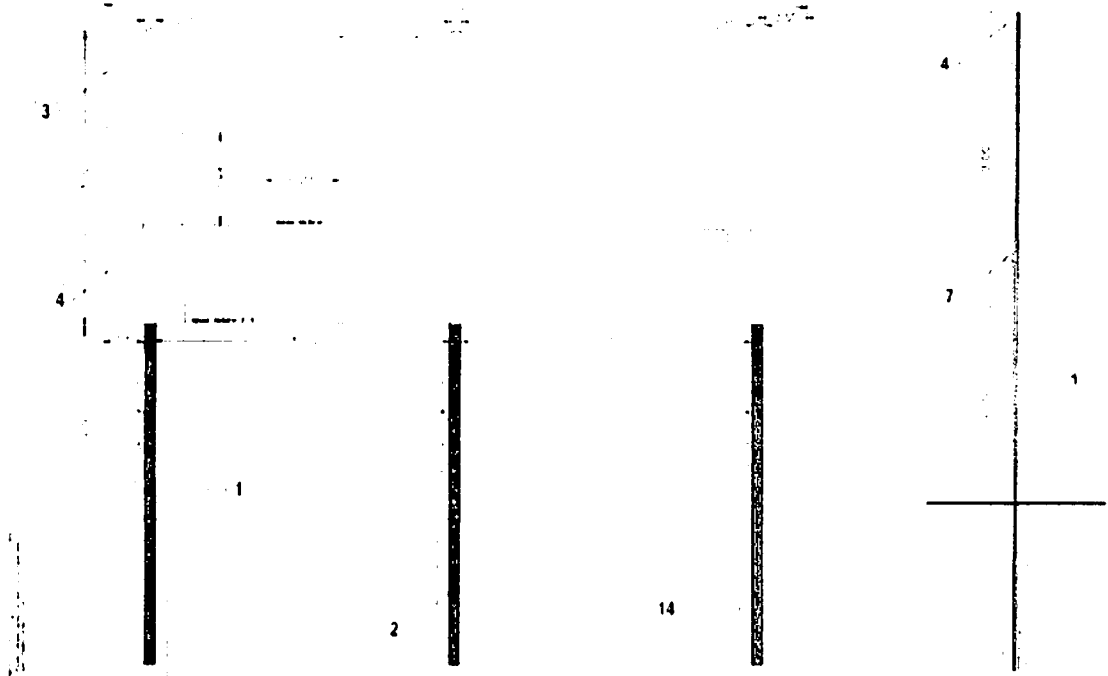

ELEVACAO B  
ESCALA 1:50

### LEGENDA RELAÇÃO MATERIAIS PAINEL OS PILARES SUSTENTAÇÃO

- |   |   |
|---|---|
| 1. TUBO REDONDO 4,5" no # 11 com 6,00 m (03 pcs)                  | 8. LUZAS EM TUBO QUADRADO 80 x 80 mm no # 1,50 com 400 mm (09 pcs)          |
| 2. TUBO REDONDO 5,0" no # 11 com 2,80 m (03 pcs)                  | 9. SUPORTE DE EMENDA FERRO CANTONEIRA 2" no # 1/8" C/ 50 mm (8 pcs)         |
| 3. TUBO QUADRADO 20 x 30 mm # 1,5 mm com 6,00 m (12 barras)       | 10. SUPORTE DE BANDEIRA CANTONEIRA 2" no # 3/16" com 120 mm (12 pcs)        |
| 4. CHAPA GALVANIZADA nº 24 (3 x 1 m = 27m <sup>2</sup> ) (09 pcs) | 11. FIXACAO DO SUPORTE BANDEIRA FERRO CHATO 2" no # 1/8" C/ 240 mm (18 pcs) |
| 5. REBITE POP CODIGO 1510 (450 pcs)                               | 12. TINTA PRIMER ZARCÃO ANTICORROSIVA CINZA ESCURO EM GALÃO (02 unid.)      |
| 6. PARAFUSO ZINCADO SEXTAVADO C/ PORCA 1/2" x 3/8" (46 pcs)       | 13. AGUA RAZ 1 LITRO  |
| 7. TUBO QUADRADO 60 x 60 mm no # 1,50 com 4,00 m (06 pcs)         | 14. CONCRETO MAGRO 1,00 m   |



GUIA DE PROCEDIMENTOS E QUALIDADE  
Edição revisada/ novembro 2012

